


**PROJEKT ZAGOSPODAROWANIA TERENU
PAWŁÓWEK, GMINA DŁUTÓW
DZIAŁKA O NR EWD. 42, 33/1, 33/7
SKALA 1:500**

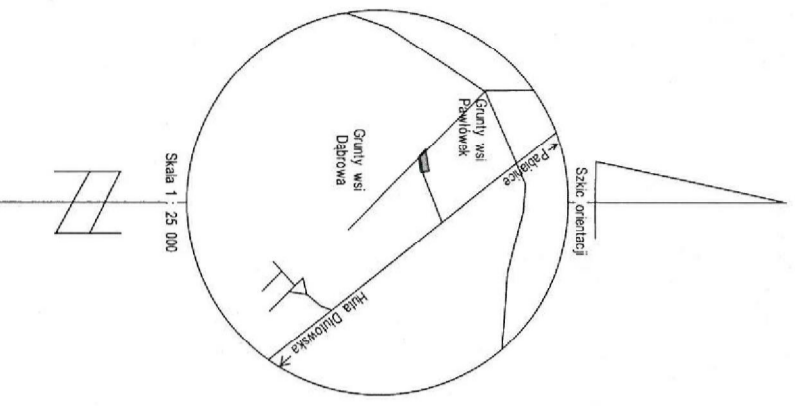

Postawiona sieć, ze niniejszym dokumentem zostal opracowany w wyniku prac geodezyjnych i kartograficznych. Wynikami realizacji zawieszona została techniczna kopijka ze skanem, statystami i zestawem danych do zrealizacji geodezyjnego i kartograficznego zadania.	STAROSTA PAWŁÓWKI
Organizacja i nadzór nad realizacją zadania	P. 1008.2016.1774
Kalendarz wykonawczy materiału zrealizacji - opisano technologicznie	2016-07-04
Data wpisania opisu do ewidencji do ewidencji numeracji w zeszłym roku	2016-07-04
linia, nazwisko i podpis osoby reprezentującej organ	Z up. STAROSTY Pawłowki


woj.: łódzkie
powiat: pabianicki
gmina: Dłutów (100803_2)
obręb: Dąbrowa (100803_20003)
działka: cz. 33/1

**Mapa do celów projektowych
skala 1 : 500**

Mapę niniejszą wykonano na podstawie sekcji mapy syf.-wys. nr 6.159.32.05.11 oraz portiaru uzupełniającego wykonanego w czerwcu 2016r. Mapa wykonana została bez ustalenia obciążeń służebnościami gruntowymi w KW. Wykonawca mapy nie odpowiada za brak na mapie urządzeń podziemnych nie zgłoszonych do inwentaryzacji. Układ współrzędnych 2000/nb, poziom odniesienia Krokoszka 00. Identyfikator zgłoszenia GK.6641733.2016.

UWAGA: Nie wyklucza się istnienia w terenie innych przewodów o których brak informacji. Wynika to z zaszczytu historycznych lub niedopełnienia przepisów zgłoszenia do inwentaryzacji (Ustawa: Prawo Geodezyjne i Kartograficzne Dz. U. 2015 pozycja 520 z późniejszymi zmianami)

wykonawca:
PPHU GEO-S.T.R.
mgr inż. Grzegorz Pawłowski
ul. Kłobucka 10
tel. 508.606.639
Pabianice dn. 16.08.2016r.

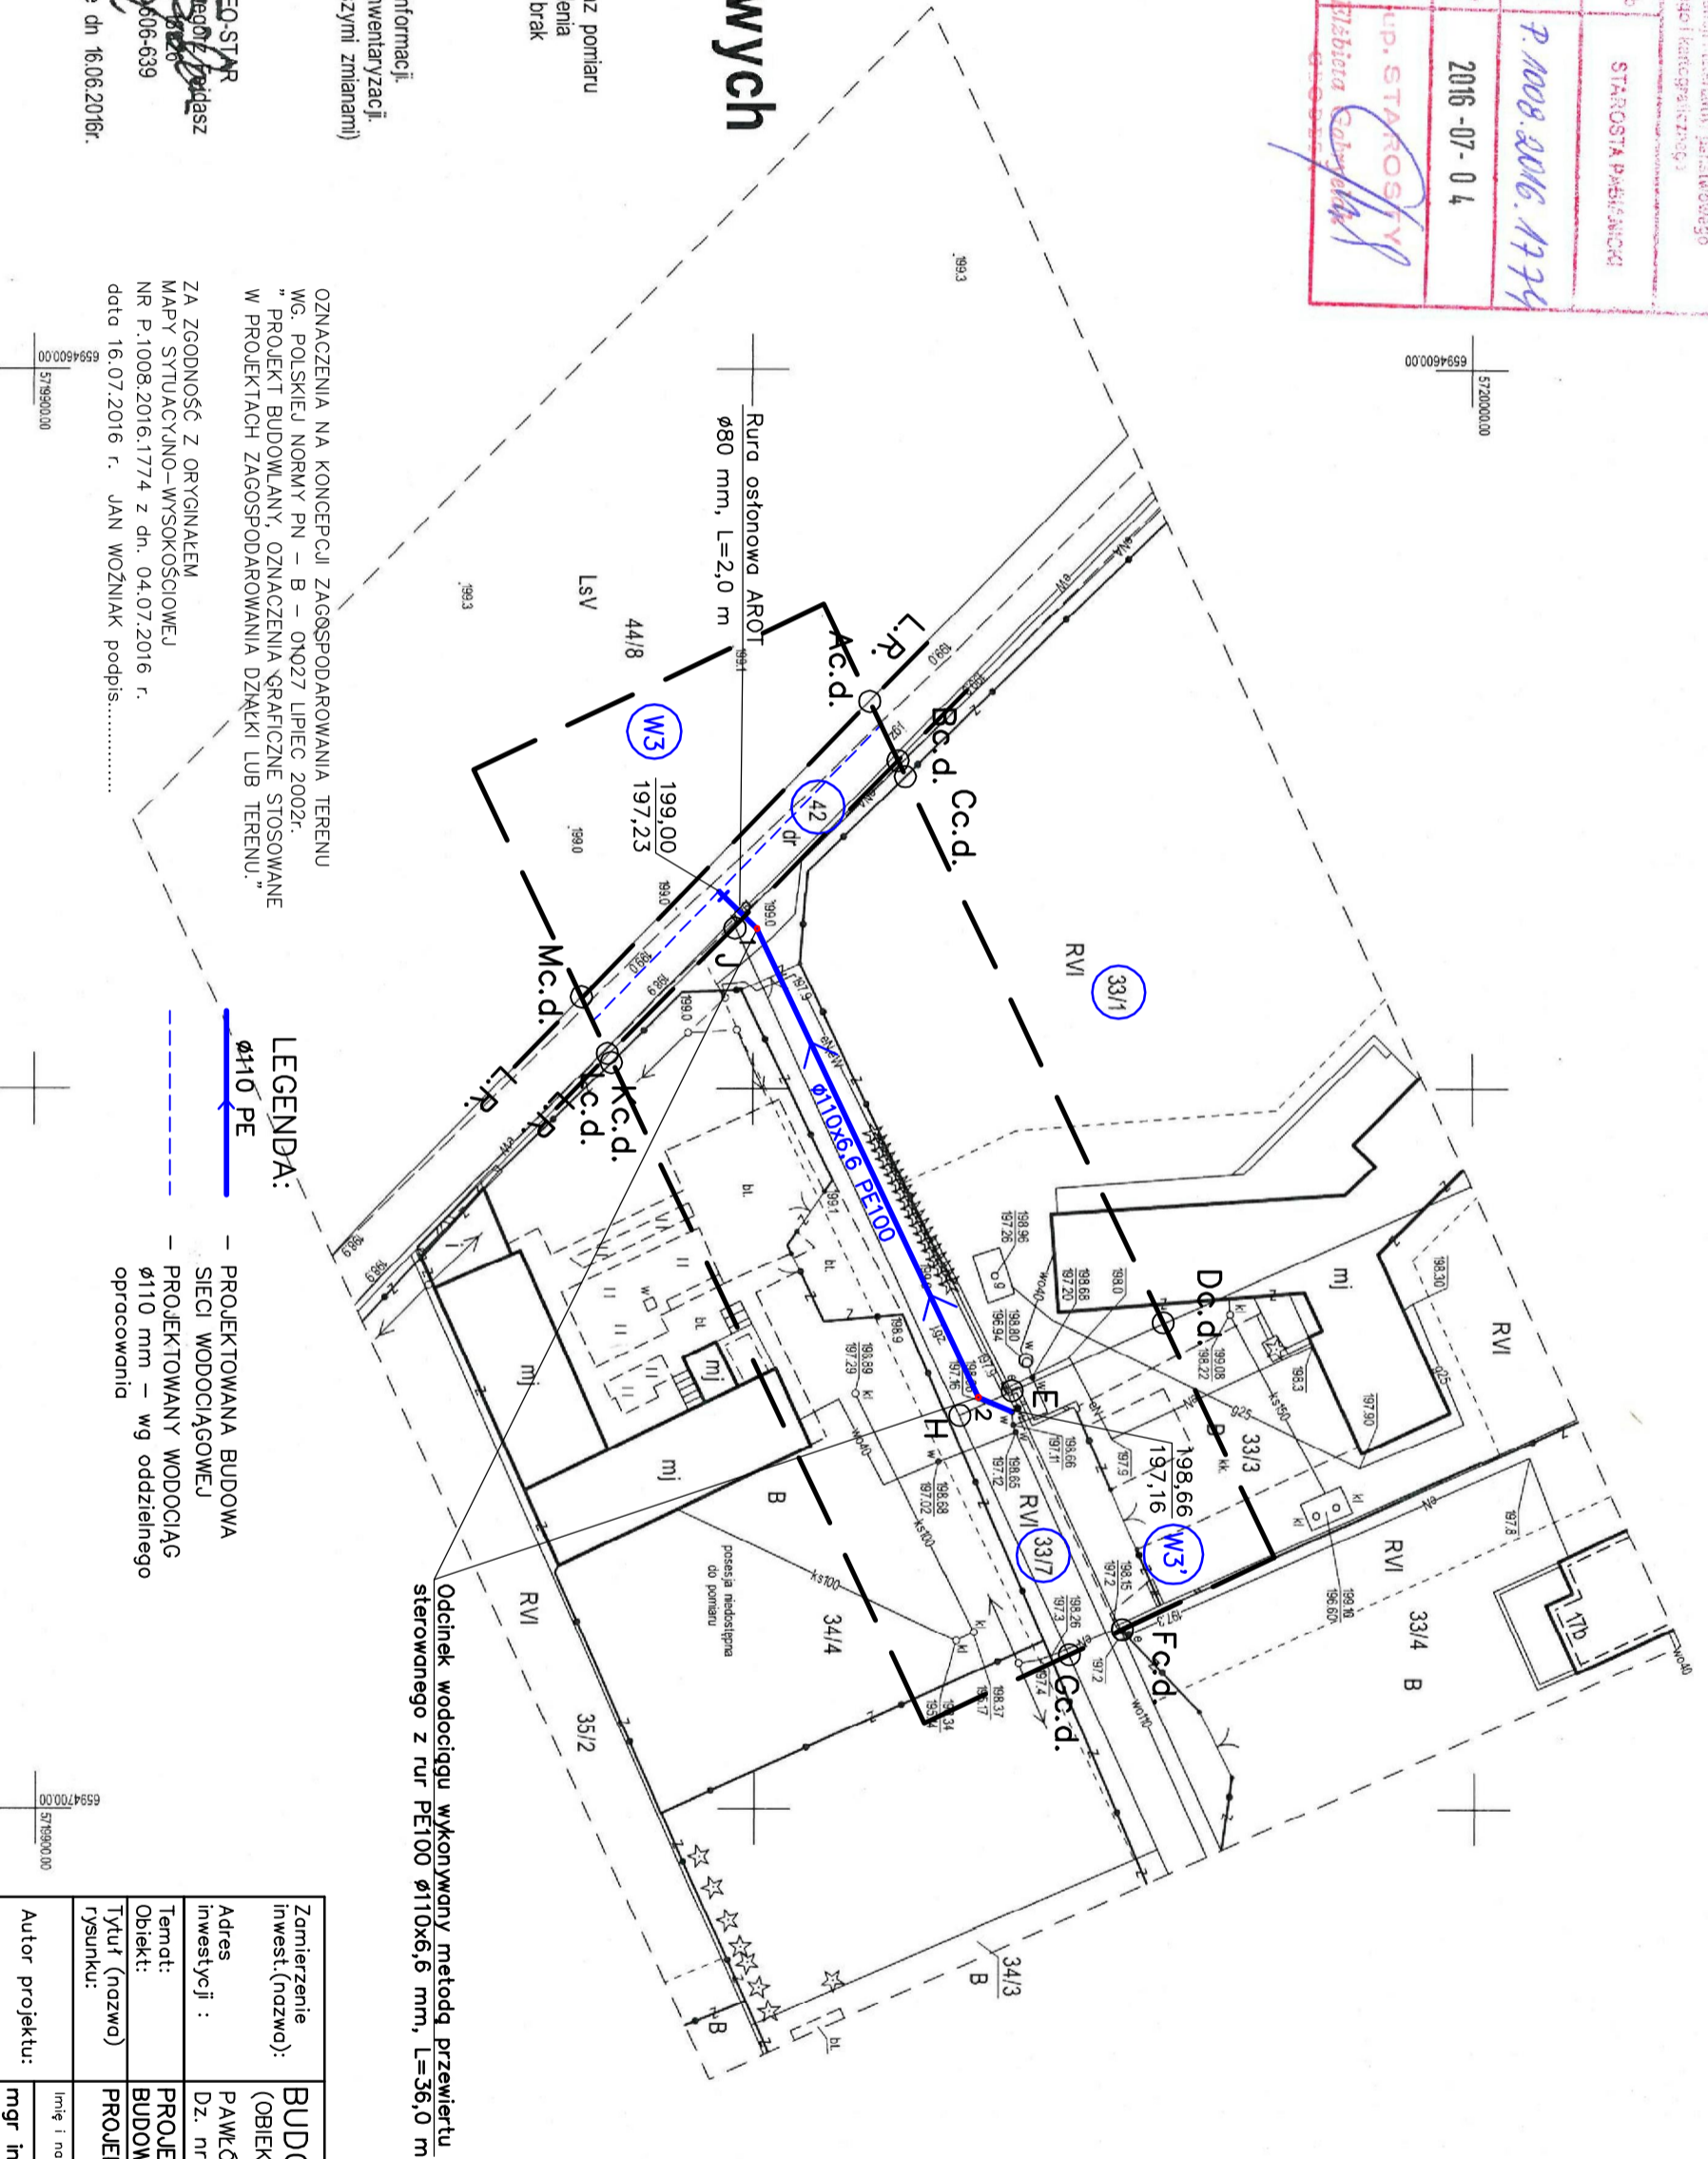

OZNACZENIA NA KONCEPCJI ZAGOSPODAROWANIA TERENU
WG. POLSKIEJ NORMY PN - B - ONG27 LIPIEC 2002r.
- PROJEKT BUDOWLANY, OZNACZENIA GRAFICZNE STOSOWANE
W PROJEKTACH ZAGOSPODAROWANIA DZIAŁKI LUB TERENU -

LEGENDA:
- PROJEKTOWANA BUDOWA
SIECI WODOCIĄGOWEJ
ø110 mm - wg oddzielnego
opracowania

Zamierzenie inwest. (nazwa):	BUDOWA SIECI WODOCIĄGOWEJ (OBIEKT KATEGORII - XXV)		
Adres inwestycji:	PAWŁÓWEK, GMINA DŁUTÓW, DZ. nr ewid. 42, 33/1, 33/7, obr. ewid. Dąbrowa, jedn. ewid. Gmina Dłutów		
Temat: Działka:	PROJEKT BUDOWLANY - ZAGOSPODAROWANIE TERENU BUDOWA SIECI WODOCIĄGOWEJ W M. PAWŁÓWEK		
Typur (nazwa) rysunku:	Specjalność:	Skala:	Nr rysunku:
PROJEKT ZAGOSPODAROWANIA TERENU	inż. i nazwisko	1:500	1
Autor projektu:	mgr inż. Jan Woźniak	Numer urzędow. bud.:	Data:
		413/87/WK	07.2016
			Podpis:

STAROSTA PAWŁÓWKI
Wydział Geodezji i Kartografii
Pabianice, ul. Kosciuszki 25

Zgodnie z art. 28b ust. 1 art. 28c ustawy z dnia 17 maja 1989 r. Prawo geodezyjne i kartograficzne (tekst jednolity z 2010 r. Dz. U. Nr 183 poz. 1287 z późn. zm.) projekt niniejszy nie był przedmiotem narady koordynacyjnej.

2016-08-03 znak GK.650. 403.2016...
gm. Dłutów, obręb Dąbrowa, m.w. 42, 33/1, 33/7.
Rukoćnik, os. nr 42, 33/1, 33/7.

- nec. wodociągowa

(Wyszczególnienie uzgodnionych sieci i ich wdrożenie w terenie)

2016-08-11 Działka nr 42, 33/1, 33/7
Pabianice (numeracja działki) (numeracja działki)

ZAKŁAD USŁUG KOMUNALNYCH
w Dłutowie

uzgadnia projekt przyłącza sieci wodociągowej do analizowanego - wykonany zgodnie z warunkami technicznymi

data: 15.07.2016 podpis: [Signature]